

Park Sosnowy Becher  
Sp. z o.o.  
Sp. komandytowa,  
Al. IX Wieków Kielc 6/37,  
25-516 Kielce

Budynki mieszkalne wielorodzinne  
z garażami wielostanowiskowymi  
przy ul. Artylerzystów w Kielcach



Budynek nr 1  
Mieszkanie nr 14  
III PIĘTRO

Ilość pokoi:  
4 pokoje

94,27m<sup>2</sup>  
pow. wg PN-ISO 9836



III piętro  
lokalizacja mieszkania

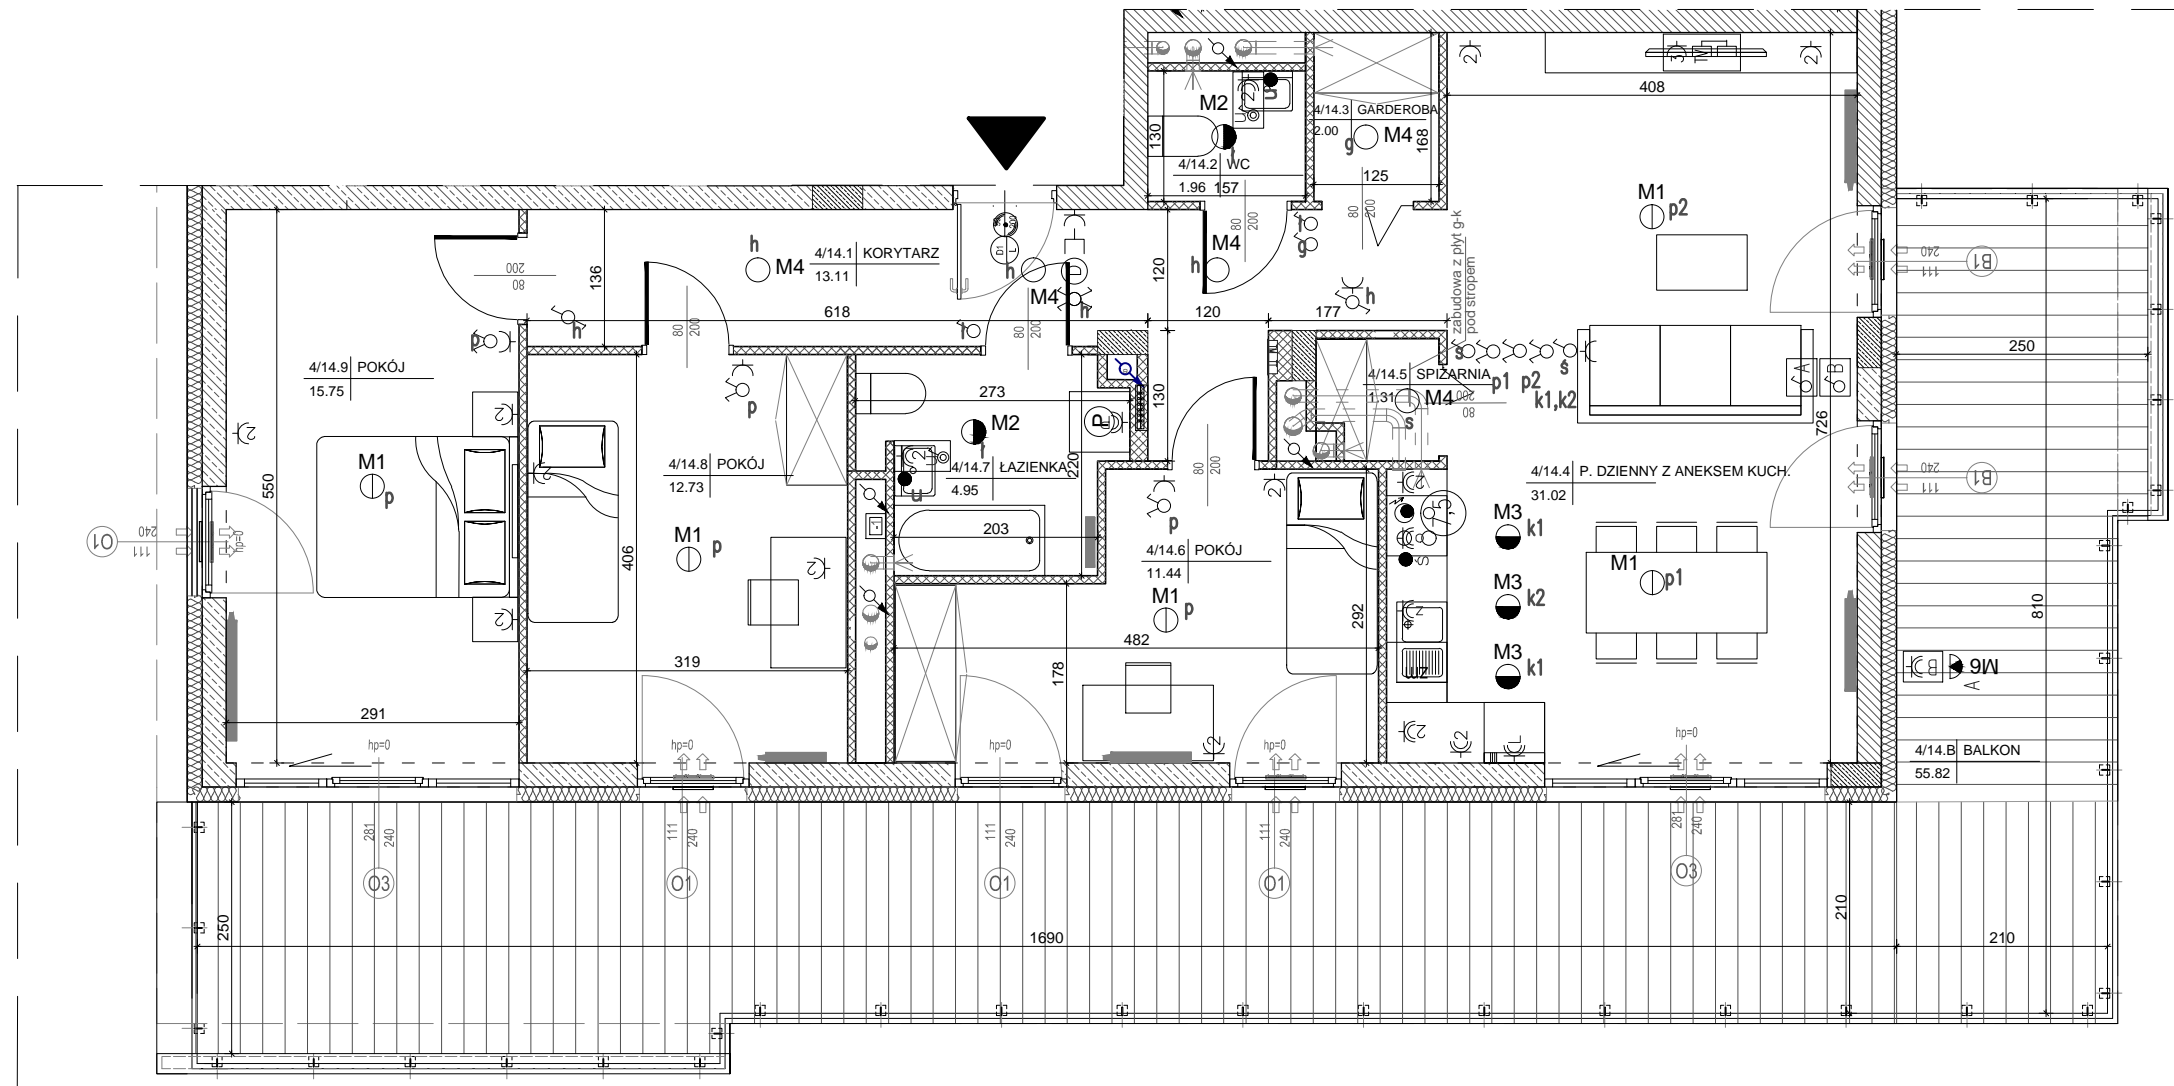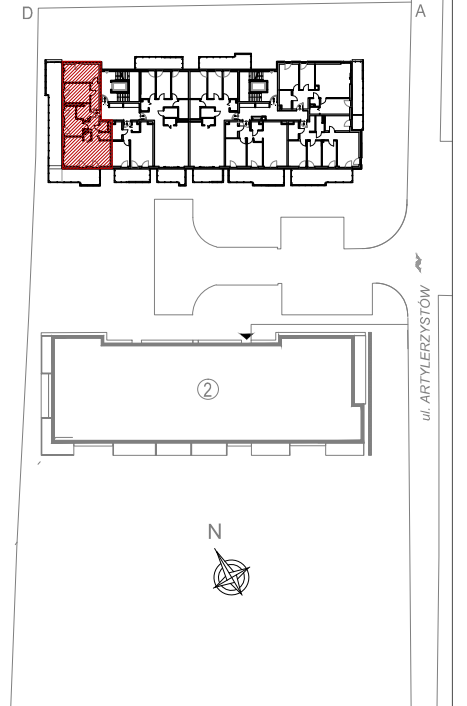

Mieszkanie nr 14

1 Korytarz	13,11m <sup>2</sup>
2 Wc	1,96m <sup>2</sup>
3 Garderoba	2,00m <sup>2</sup>
4 Salon + Aneks	31,02m <sup>2</sup>
5 Spizarnia	1,31m <sup>2</sup>
6 Pokój	11,44m <sup>2</sup>
7 Łazienka	4,95m <sup>2</sup>
8 Pokój	12,73m <sup>2</sup>
9 Pokój	15,75m <sup>2</sup>

94,27m<sup>2</sup>

Balkon 55,82m<sup>2</sup>

1. Powierzchnie pomieszczeń zgodnie z Polską Normą PN-ISO 9836:1997.
2. Podane wymiary nie uwzględniają wykończenia ścian (tynków).
3. Na etapie projektu wykonawczego i w czasie realizacji obiektu, mogą wystąpić korekty w powierzchni lokalu, wymiarów pomieszczeń i układzie ścian.
4. Niniejsza karta katalogowa przedstawia przykładową aranżację mieszkania.

Rysunek objęty prawami autorskimi firmy:  
"Detan Spółka z ograniczoną odpowiedzialnością"



Projektant:  
DETAN Sp. z o.o.  
ul. Słowackiego 16  
25-365 Kielce  
tel. (+48)041 361 36 65

LEGENDA:

- ↑ ↑ nowiewniki
- ↑ ↑ grzejniki
- rozdzielacz C.O.
- INSTALACJA OŚWIETLENIOWA
  - Wypust sufitowy do oprawy typu zyrandol 3x60W zakup indywidualny
  - Wypust sufitowy do oprawy typu łazienkowa 1x60W zakup indywidualny
  - Wypust sufitowy do oprawy typu kuchenna 1x60W zakup indywidualny
  - Wypust sufitowy do oprawy 1x60W zakup indywidualny
  - Wypust ścienny do oprawy osw. typu kinkiet 1x40W zakup indywidualny
  - Wypust do oprawy osw. na tarasie/balkonie 1x60W zakup indywidualny
  - Wypust oświetleniowy szafek kuchennych
  - Wypust oświetleniowy nad lustrem w łazience
  - Łącznik p/t jednobiegunowy
  - Łącznik p/t świecznikowy
  - Łącznik p/t schodowy
  - Łącznik p/t krzyżowy
  - Łącznik p/t jednobiegunowy hermetyczny
  - Łącznik p/t świecznikowy hermetyczny
  - Łącznik p/t schodowy hermetyczny
  - Dz - przycisk zwrotny p/t "dzwonek"
  - ⊙ - dzwonek wewnętrzny w mieszkaniu
  - A/B - łącznik do oświetlenia na tarasie/balkonie z sygnalizacją stanu
  - B/C - łącznik 2-bieg do gniazda na balkonie

INSTALACJA GNIAZD WTYKOWYCH 230V

- 1 - Gniazdo 230V (L+N+PE-ramka pojedyncza) p/t
- 2 - Gniazdo 230V x2 (L+N+PE-ramka podwójna) p/t
- 3 - Gniazdo 230V x3 (L+N+PE-ramka podwójna) p/t
- h - Gniazdo 230V (L+N+PE-ramka pojedyncza) p/t hermetyczne
- P - Gniazdo 230V do pralki (L+N+PE-ramka pojedyncza) p/t hermetyczne
- o - Gniazdo 230V do okapu (L+N+PE-ramka podwójna) p/t hermetyczne
- z - Gniazdo 230V do zmywarki (L+N+PE-ramka podwójna) p/t hermetyczne
- L - Gniazdo 230V do lodówki (L+N+PE-ramka podwójna) p/t hermetyczne
- 2 - Gniazdo 230V x2 (L+N+PE-ramka podwójna) p/t hermetyczne
- 3 - Gniazdo 230V x3 (L+N+PE-ramka podwójna) p/t hermetyczne
- B - Gniazdo 230V na balkonie (L+N+PE) p/t hermetyczne IP65

- 7,3 - zestaw:
  - gniazdo hermetyczne 230V
  - łącznik pojedynczy hermetyczny do wypustu nad umywalką
- 7,9 - wypust 400V kuchnia elektryczna
- - wypust elektryczny - typ i przekrój podany na rysunku

TABLICE ROZDZIELCZE

- ⊞ - Projektowana tablica rozdzielcza lokali mieszkalnych montaż na 1,4m (spód tablicy)
- ⊞ - Projektowana tablica teletechniki lokali mieszkalnych montaż na 0,3m (spód tablicy)

INSTALACJE TELETECHNICZNE

- Ⓧ - wypust pod unifon w mieszkaniu
- Ⓧ - wypust zakończony w puszcze pod montaż gniazda tel.
- zestaw:
  - x3 gniazdo hermetyczne 230V
  - x1 gniazdo TV (telewizji kablowej)
  - x1 gniazdo RTV (TV+R+SAT)
  - x1 gniazdo 2xRJ45 (internet)

- zestaw:
  - gniazdo p/t 1x230V IP44
  - łącznik p/t pojedynczy IP44 do wypustu nad umywalką

- ściana zewnętrzna gr. 18 cm  
żelbetowa/murowana +styropian 15cm
- elementy zew. i wewn. żelbetowe
- ścianki działowe murowane gr. 8, 12 i 18cm



SKALA 1:75

