

Park Sosnowy Becher  
Sp. z o.o.  
Sp. komandytowa,  
Al. IX Wieków Kielc 6/37,  
25-516 Kielce

Budynki mieszkalne wielorodzinne  
z garażami wielostanowiskowymi  
przy ul. Artylerzystów w Kielcach


Budynek nr 1  
Mieszkanie nr 21  
I PIĘTRO

Ilość pokoi:  
4 pokoje

79,33m<sup>2</sup>  
pow. wg PN-ISO 9836




I piętro  
lokalizacja mieszkania

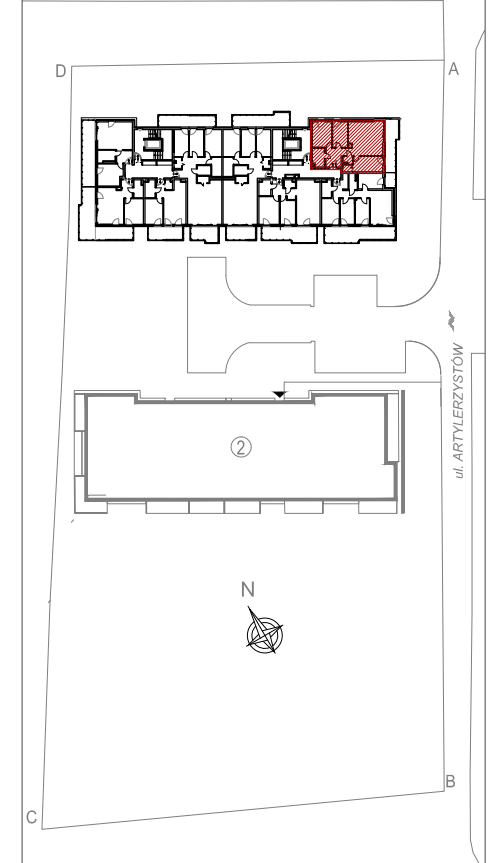

LEGENDA:

- nawiewniki
- grzejniki
- rozdzielnik C.O.
- INSTALACJA OŚWIETLENIOWA**
  - Wypust sufitowy do oprawy typu zyrandol 3x60W zakup indywidualny
  - Wypust sufitowy do oprawy typu łazienkowa 1x60W zakup indywidualny
  - Wypust sufitowy do oprawy typu kuchenna 1x60W zakup indywidualny
  - Wypust sufitowy do oprawy 1x60W zakup indywidualny
  - Wypust ścienny do oprawy ośw. typu kinkiet 1x40W zakup indywidualny
  - Wypust do oprawy ośw. na tarasie/balkonie 1x60W zakup indywidualny
  - Wypust oświetleniowy szafek kuchennych
  - Wypust oświetleniowy nad lustrem w łazience
  - Łącznik p/t jednobiegowy
  - Łącznik p/t świecznikowy
  - Łącznik p/t schodowy
  - Łącznik p/t krzyżowy
  - Łącznik p/t jednobiegowy hermetyczny
  - Łącznik p/t świecznikowy hermetyczny
  - Łącznik p/t schodowy hermetyczny
  - Łącznik do oświetlenia na tarasie/balkonie z sygnalizacją stanu
  - Łącznik 2-bieg do gniazda na balkonie
- INSTALACJA GNIAZD WTYKOWYCH 230V**
  - Gniazdo 230V (L+N+PE-ramka pojedyncza) p/t
  - Gniazdo 230V x2 (L+N+PE-ramka podwójna) p/t
  - Gniazdo 230V x3 (L+N+PE-ramka podwójna) p/t
  - Gniazdo 230V (L+N+PE-ramka pojedyncza) p/t hermetyczne
  - Gniazdo 230V do pralki(L+N+PE-ramka pojedyncza) p/t hermetyczne
  - Gniazdo 230V do okapu (L+N+PE-ramka podwójna) p/t hermetyczne
  - Gniazdo 230V do zmywarki (L+N+PE-ramka podwójna) p/t hermetyczne
  - Gniazdo 230V do lodówki (L+N+PE-ramka podwójna) p/t hermetyczne
  - Gniazdo 230V x2 (L+N+PE-ramka podwójna) p/t hermetyczne
  - Gniazdo 230V x3 (L+N+PE-ramka podwójna) p/t hermetyczne
  - Gniazdo 230V na balkonie (L+N+PE) p/t hermetyczne IP65
  - zestaw:
    - gniazdo hermetyczne 230V
    - łącznik pojedynczy hermetyczny do wypustu nad umywalką
  - wypust 400V kuchnia elektryczna
  - wypust elektryczny - typ i przekrój podany na rysunku
- TABLICE ROZDZIELCZE**
  - Projektowana tablica rozdzielcza lokali mieszkalnych montaż na 1,4m (spód tablicy)
  - Projektowana tablica teletechniki lokali mieszkalnych montaż na 0,3m (spód tablicy)
- INSTALACJE TELETECHNICZNE**
  - wypust pod unifon w mieszkaniu
  - wypust zakończony w puszcze pod montaż gniazda tel.
  - zestaw:
    - x3 gniazdo hermetyczne 230V
    - x1 gniazdo TV (telewizji kablowej)
    - x1 gniazdo RTV (TV+R+SAT)
    - x1 gniazdo 2xRJ45 (internet)
  - zestaw:
    - gniazdo p/t 1x230V IP44
    - łącznik p/t pojedyncze IP44 do wypustu nad umywalką

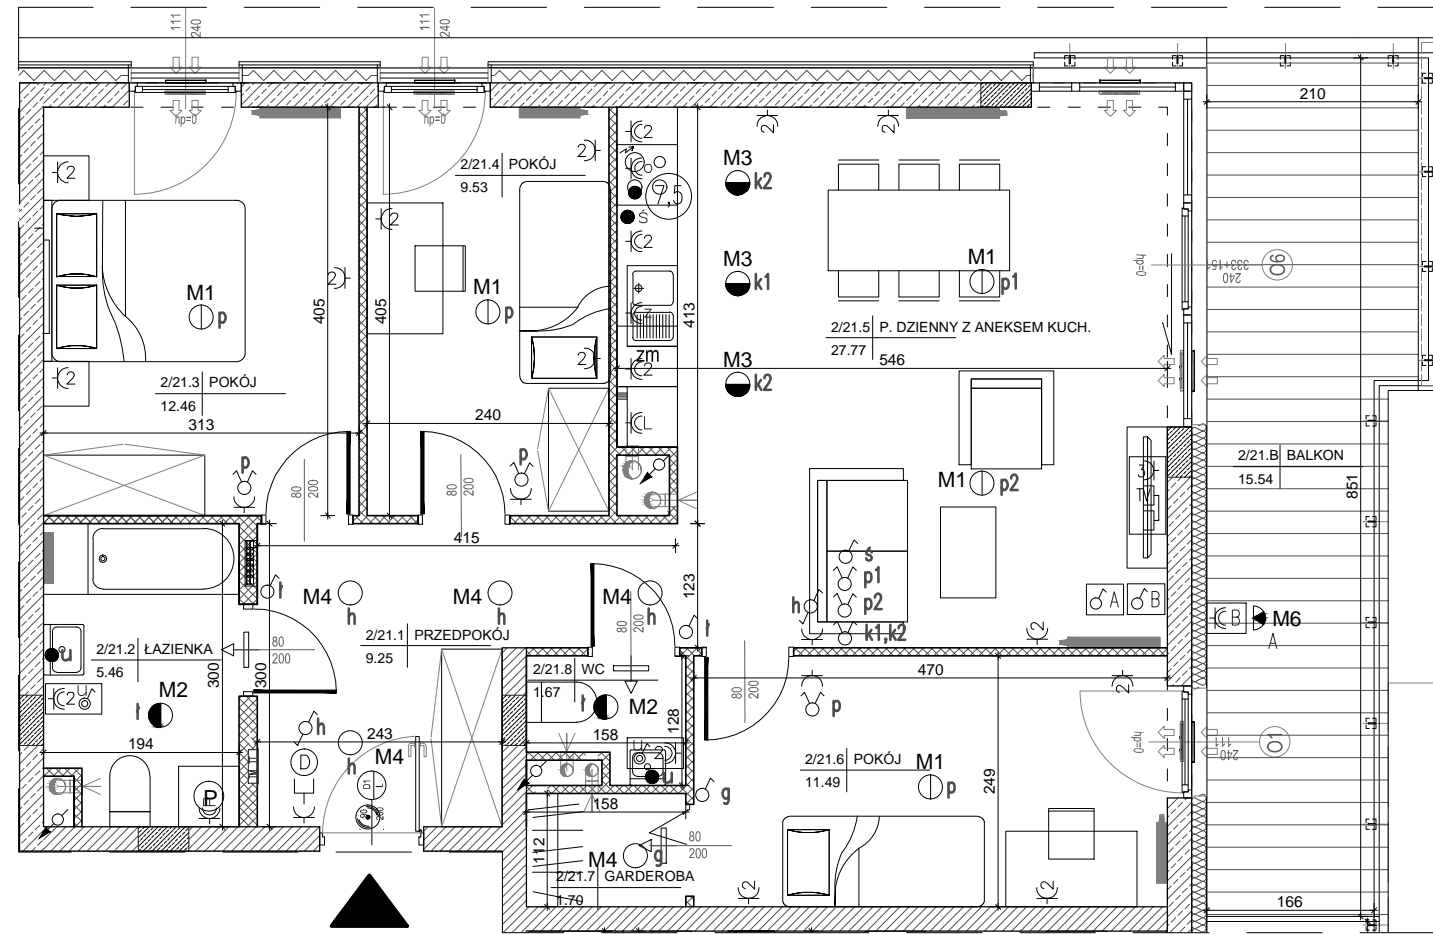

Mieszkanie nr 21

1	Przedpokój	9,25m <sup>2</sup>
2	Łazienka	5,46m <sup>2</sup>
3	Pokój	12,46m <sup>2</sup>
4	Pokój	9,53m <sup>2</sup>
5	Salon + Aneks	27,77m <sup>2</sup>
6	Pokój	11,49m <sup>2</sup>
7	Garderoba	1,70m <sup>2</sup>
8	Wc	1,67m <sup>2</sup>

79,33m<sup>2</sup>

Balkon 15,54m<sup>2</sup>

- 1.Powierzchnie pomieszczeń zgodne z Polską Normą PN-ISO 9836:1997.
- 2.Podane wymiary nie uwzględniają wykończenia ścian(tynków).
- 3.Na etapie projektu wykonawczego i w czasie realizacji obiektu, mogą wystąpić korekty w powierzchni lokalu, wymiarów pomieszczeń i układzie ścian.
- 4.Niniejsza karta katalogowa przedstawia przykładową aranżację mieszkania.

Rysunek objęty prawami autorskimi firmy:  
"Detan Spółka z ograniczoną odpowiedzialnością"



Projektant:  
DETAN Sp. z o.o.  
ul. Słowackiego 16  
25-365 Kielce  
tel. (+48)041 361 36 65

- ściana zewnętrzna gr. 18 cm  
żelbetowa/murowana +styropian 15cm
- elementy zew. i wewn. żelbetowe
- ścianki działowe murowane gr. 8, 12 i 18cm

SKALA 1:75

