

Park Sosnowy Becher  
Sp. z o.o.  
Sp. komandytowa,  
Al. IX Wieków Kielc 6/37,  
25-516 Kielce

Budynki mieszkalne wielorodzinne  
z garażami wielostanowiskowymi  
przy ul. Artylerzystów w Kielcach



Budynek nr 1  
Mieszkanie nr 32  
III PIĘTRO

Ilość pokoi:  
4 pokoje

92,28m<sup>2</sup>  
pow. wg PN-ISO 9836



III piętro  
lokalizacja mieszkania

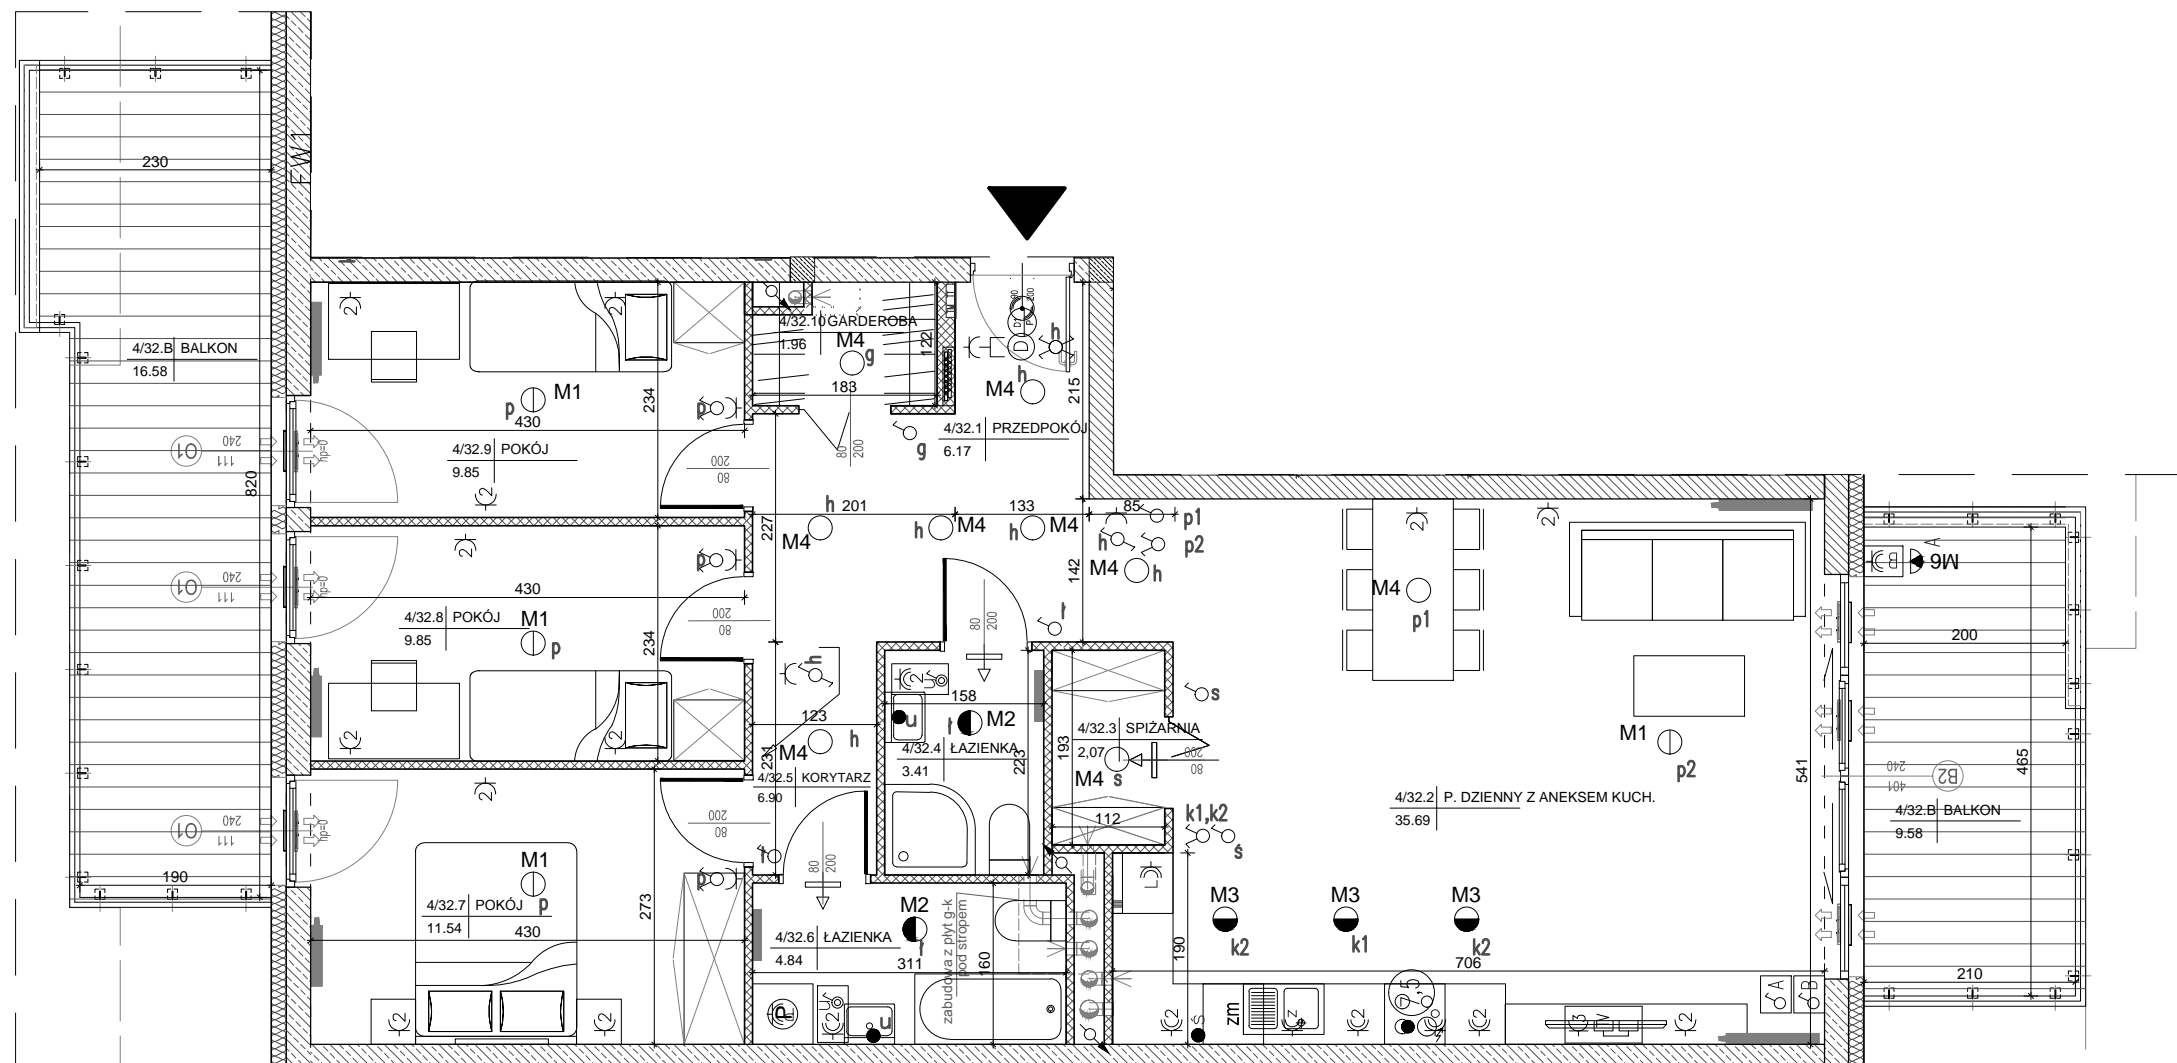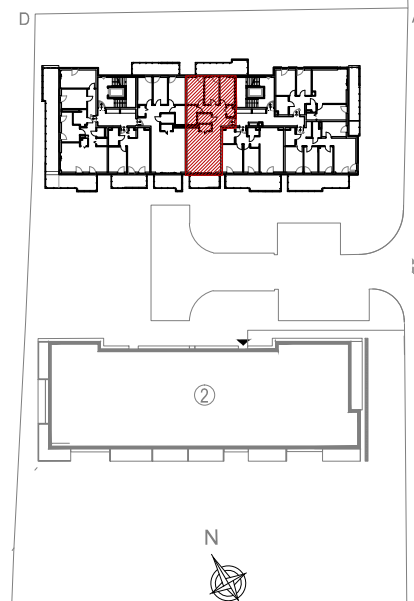

Mieszkanie nr 32

1	Przedpokój	6,17m <sup>2</sup>
2	Salon + Aneks	35,69m <sup>2</sup>
3	Spizarnia	2,07m <sup>2</sup>
4	Łazienka	3,41m <sup>2</sup>
5	Korytarz	6,90m <sup>2</sup>
6	Łazienka	4,84m <sup>2</sup>
7	Pokój	11,54m <sup>2</sup>
8	Pokój	9,85m <sup>2</sup>
9	Pokój	9,85m <sup>2</sup>
10	Garderoba	1,96m <sup>2</sup>

92,28m<sup>2</sup>

Balkon	9,58m <sup>2</sup>
Balkon	16,58m <sup>2</sup>

1. Powierzchnie pomieszczeń zgodnie z Polską Normą PN-ISO 9836:1997.
2. Podane wymiary nie uwzględniają wykończenia ścian (tynków).
3. Na etapie projektu wykonawczego i w czasie realizacji obiektu, mogą wystąpić korekty w powierzchni lokalu, wymiarów pomieszczeń i układzie ścian.
4. Niniejsza karta katalogowa przedstawia przykładową aranżację mieszkania.

Rysunek objęty prawami autorskimi firmy:  
"Detan Spółka z ograniczoną odpowiedzialnością"



Projektant:  
DETAN Sp. z o.o.  
ul. Słowackiego 16  
25-365 Kielce  
tel. (+48)041 361 36 65

LEGENDA:

- ↑↑↑ nawiewniki
- ▬ grzejniki
- ▬ rozdzielnice C.O.
- INSTALACJA OŚWIETLENIOWA**
- ⊙ Wypust sufitowy do oprawy typu zyrandol 3x60W zakup indywidualny
- ⊙ Wypust sufitowy do oprawy typu łazienkowa 1x60W zakup indywidualny
- ⊙ Wypust sufitowy do oprawy typu kuchenna 1x60W zakup indywidualny
- ⊙ Wypust sufitowy do oprawy 1x60W zakup indywidualny
- ⊙ Wypust ścienny do oprawy osw. typu kinkiet 1x40W zakup indywidualny
- M5 ⊙ Wypust do oprawy osw. na tarasie/balkonie 1x60W zakup indywidualny
- M6 ⊙ Wypust oświetleniowy szafek kuchennych
- ⊙ Wypust oświetleniowy nad lustrem w łazience
- ⊙ Łącznik p/t jednobiegunowy
- ⊙ Łącznik p/t świecznikowy
- ⊙ Łącznik p/t schodowy
- ⊙ Łącznik p/t krzyżowy
- ⊙ Łącznik p/t jednobiegunowy hermetyczny
- ⊙ Łącznik p/t świecznikowy hermetyczny
- ⊙ Łącznik p/t schodowy hermetyczny
- Dz ⊙ przycisk zwierny p/t "dzwonek"
- ⊙ dzwonek wewnętrzny w mieszkaniu
- ⊙ Łącznik do oświetlenia na tarasie/balkonie z sygnalizacją stanu
- ⊙ Łącznik 2-bieg do gniazda na balkonie

INSTALACJA GNIAZD WTYKOWYCH 230V

- ⊙ Gniazdo 230V (L+N+PE-ramka pojedyncza) p/t
- ⊙ Gniazdo 230V x2 (L+N+PE-ramka podwójna) p/t
- ⊙ Gniazdo 230V x3 (L+N+PE-ramka podwójna) p/t
- ⊙ Gniazdo 230V (L+N+PE-ramka pojedyncza) p/t hermetyczne
- ⊙ Gniazdo 230V do pralki(L+N+PE-ramka pojedyncza) p/t hermetyczne
- ⊙ Gniazdo 230V do okapu (L+N+PE-ramka podwójna) p/t hermetyczne
- ⊙ Gniazdo 230V do zmywarki (L+N+PE-ramka podwójna) p/t hermetyczne
- ⊙ Gniazdo 230V do lodówki (L+N+PE-ramka podwójna) p/t hermetyczne
- ⊙ Gniazdo 230V x2 (L+N+PE-ramka podwójna) p/t hermetyczne
- ⊙ Gniazdo 230V x3 (L+N+PE-ramka podwójna) p/t hermetyczne
- ⊙ Gniazdo 230V na balkonie (L+N+PE) p/t hermetyczne IP65

- ⊙ - zestaw:  
- gniazdo hermetyczne 230V  
- łącznik pojedynczy hermetyczny do wypustu nad umywalką
- ⊙ - wypust 400V kuchnia elektryczna
- ⊙ - wypust elektryczny - typ i przekrój podany na rysunku

TABLICE ROZDZIELCZE

- ⊙ - Projektowana tablica rozdzielcza lokali mieszkalnych montaż na 1,4m (spód tablicy)
- ⊙ - Projektowana tablica teletechniki lokali mieszkalnych montaż na 0,3m (spód tablicy)

INSTALACJE TELETECHNICZNE

- ⊙ - wypust pod unifon w mieszkaniu
- ⊙ - wypust zakończony w puszcze pod montaż gniazda tel.
- ⊙ - zestaw:  
- x3 gniazdo hermetyczne 230V  
- x1 gniazdo TV (televizji kablowej)  
- x1 gniazdo RTV (TV+R+SAT)  
- x1 gniazdo 2xRJ45 (internet)
- zestaw:  
- gniazdo p/t 1x230V IP44  
- łącznik p/t pojedyncze IP44 do wypustu nad umywalką

- ▬ ściana zewnętrzna gr. 18 cm  
żelbetowa/murwana +styropian 15cm
- ▬ elementy zew. i wewn. żelbetowe
- ▬ ścianki działowe murowane gr. 8, 12 i 18cm



SKALA 1:75

